



Orange Polska S.A.  
 Dostarczanie i Serwis Usług  
 Dział Ewidencji i Zarządzania Danymi  
 o Infrastrukturze Bydgoszcz  
 ul. Chodkiewicza 61, 85-667 Bydgoszcz  
 Tel. do uzp. 24 751 70 00 do 34 / 40 04 / 20 11  
 Wojciech Witawski  
 Specjalista

Mapa do celów projektowych  
 skala 1:500  
 4-165

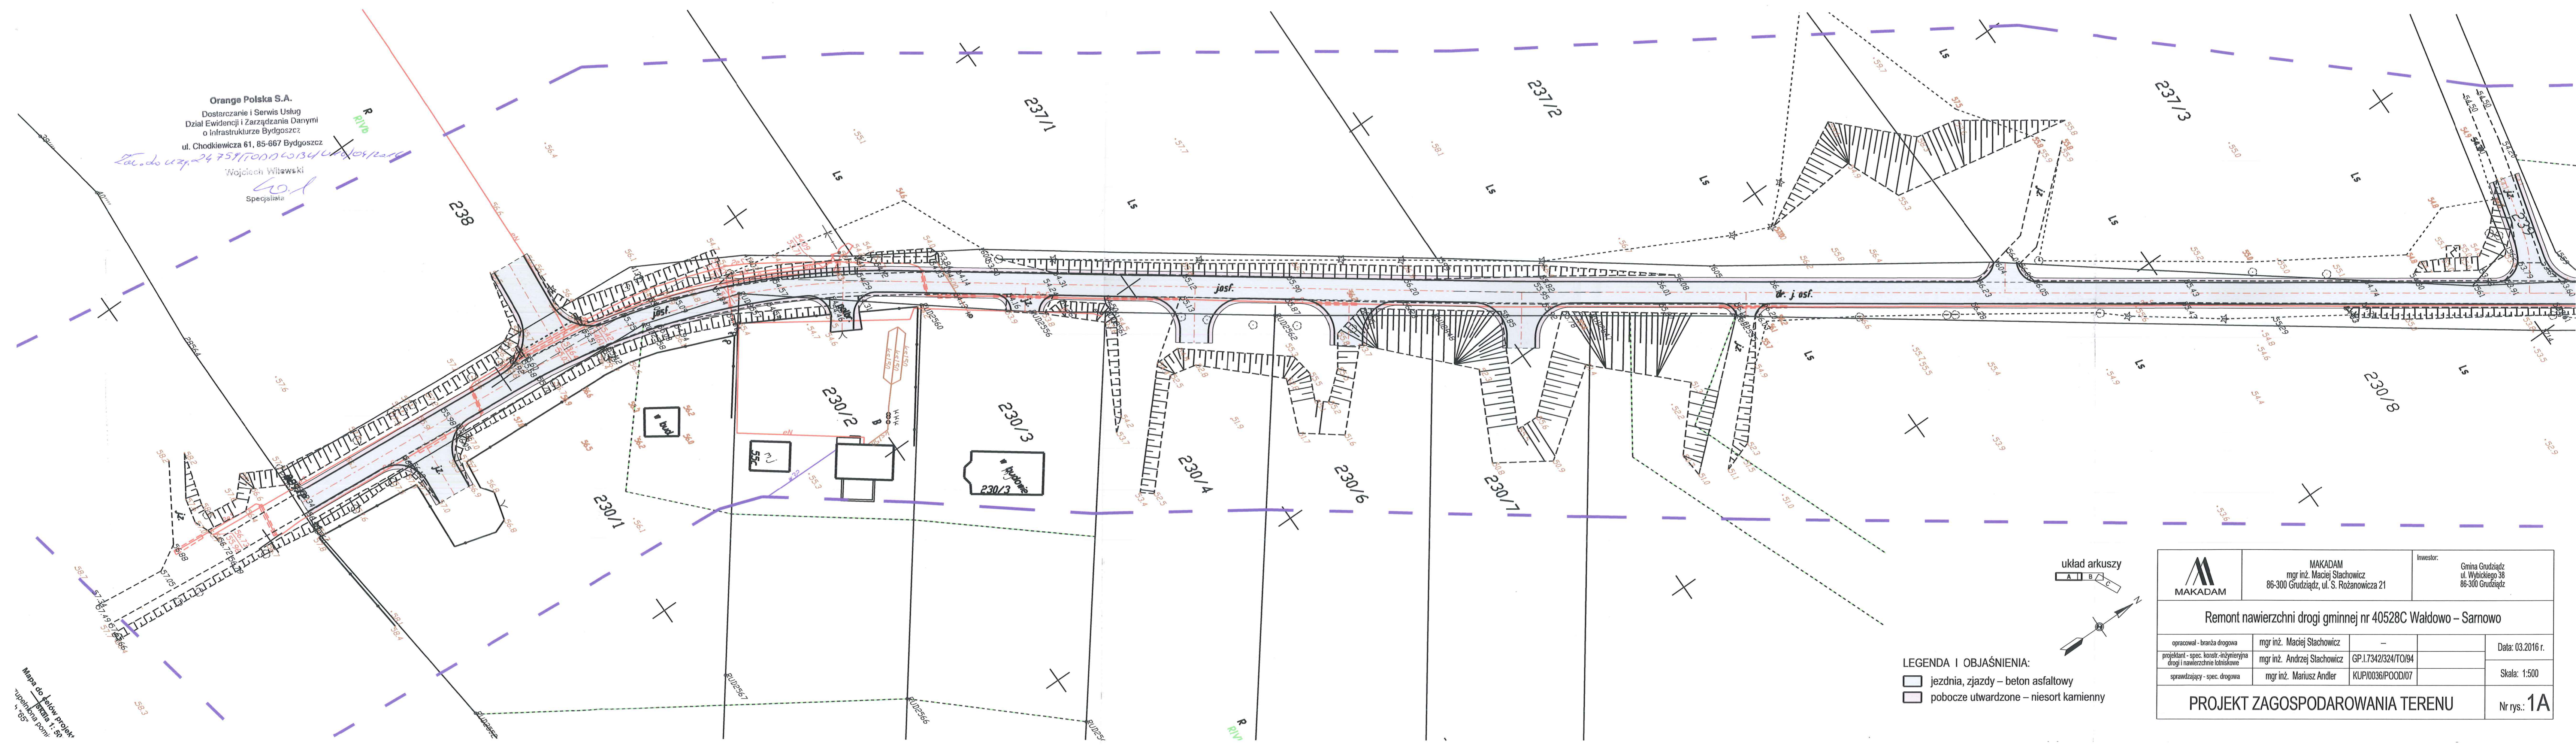

LEGENDA I OBJAŚNIENIA:  
 [Symbol: dashed line] jezdnia, zjazdy – beton asfaltowy  
 [Symbol: solid line] pobocze utwardzone – niesort kamienny

		MAKADAM mgr inż. Maciej Stachowicz 86-300 Grudziądz, ul. S. Rożanowicza 21		Inwestor: Gmina Grudziądz ul. Włocławskiego 38 86-300 Grudziądz	
<b>Remont nawierzchni drogi gminnej nr 40528C Wałdowo – Samowo</b>					
opracował - branża drogowa mgr inż. Maciej Stachowicz		projektant - spec. konstr.-inżynierska drogi i nawierzchnie lotniskowe mgr inż. Andrzej Stachowicz		Data: 03.2016 r. Skala: 1:500	
sprawdzający - spec. drogowa mgr inż. Mariusz Andler		GP.1.7342/324/TO/94 KUP/0036/POOD/07		Nr rys.: <b>1A</b>	
<b>PROJEKT ZAGOSPODAROWANIA TERENU</b>					

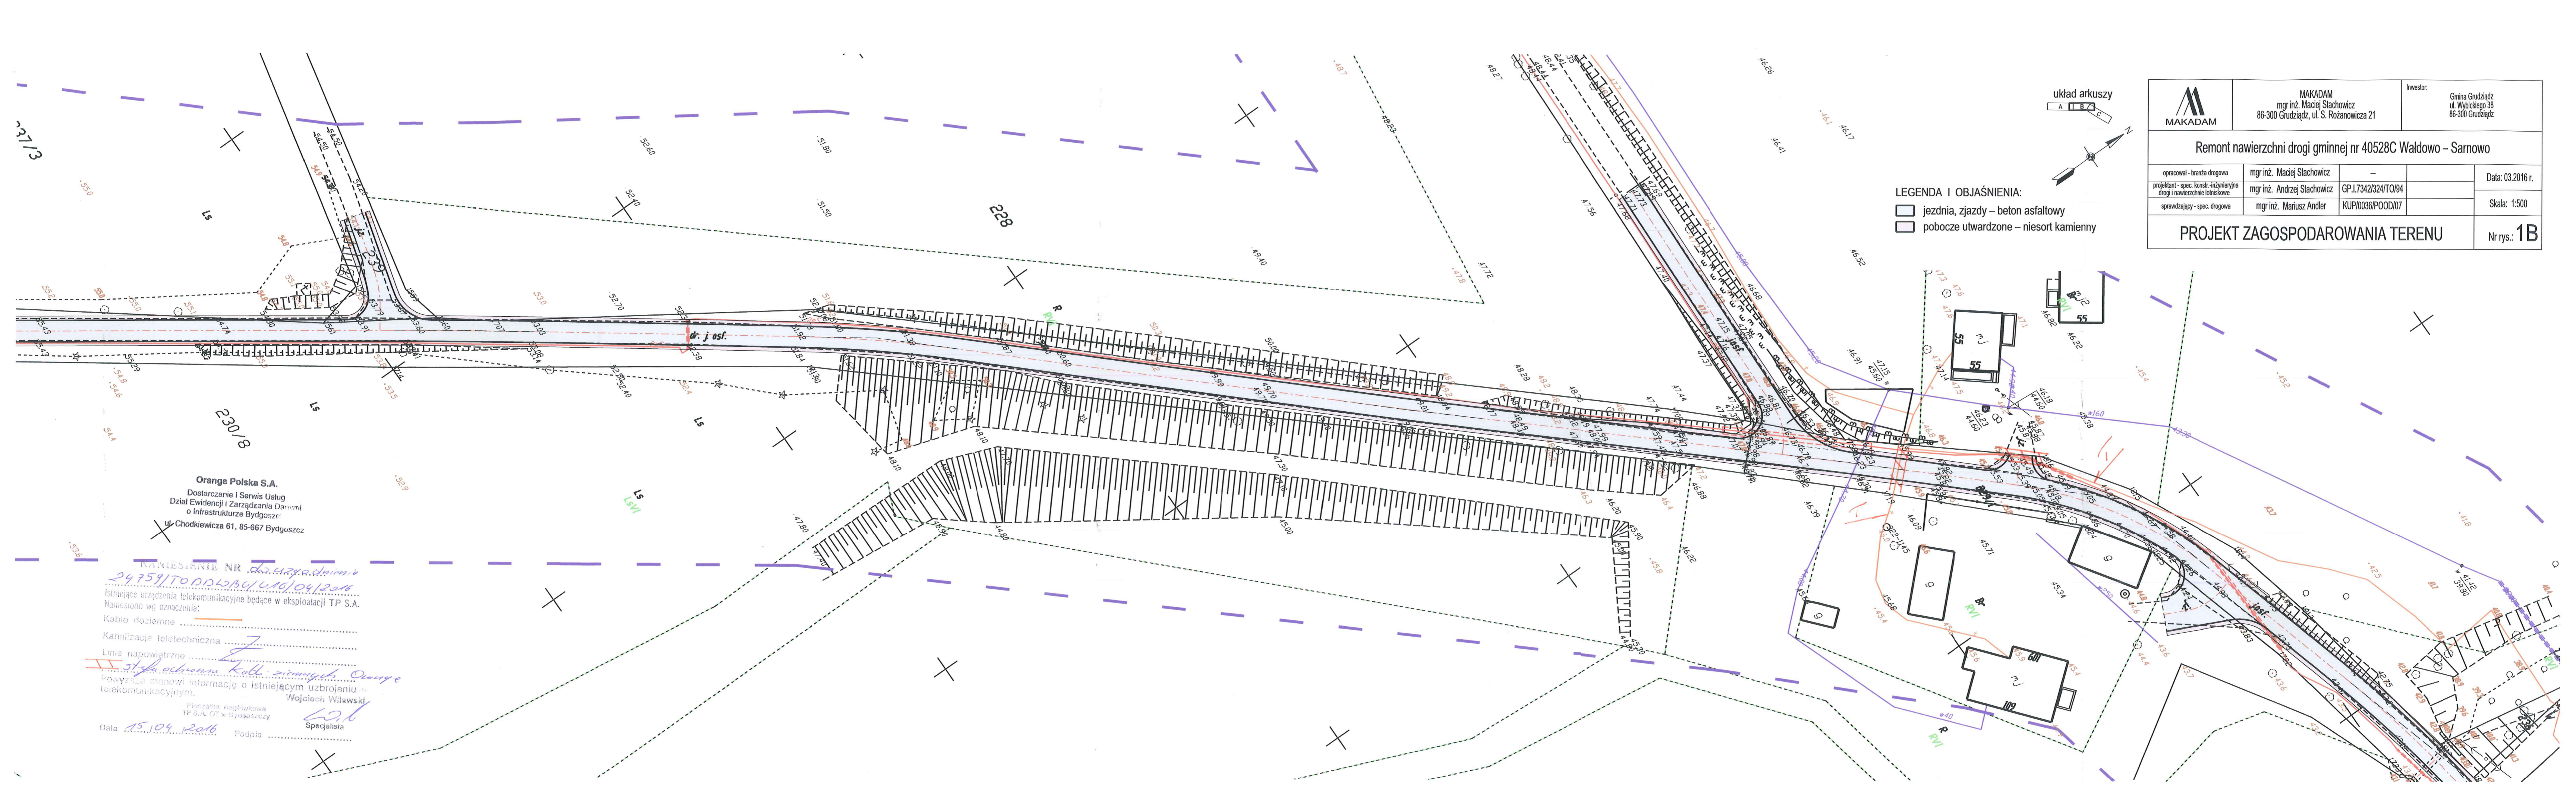

LEGENDA I OBJAŚNIENIA:  
 [Symbol: solid red line] jezdnia, zjazdy – beton asfaltowy  
 [Symbol: dashed purple line] pobocze utwardzone – niesort kamienny

	MAKADAM mgr inż. Maciej Stachowicz 86-300 Grudziądz, ul. S. Rozanowicza 21	Inwestor: Gmina Grudziądz ul. Wybickiego 38 86-300 Grudziądz
	Remont nawierzchni drogi gminnej nr 40528C Wąldowo – Samowo	

opracował - branża drogowa mgr inż. Maciej Stachowicz	projektant - spec. konstr.-inżynierska drogi i nawierzchnie lotniskowe mgr inż. Andrzej Stachowicz	GP.1.7342/324/TO/094	Data: 03.2016 r. Skala: 1:500
sprawdzający - spec. drogowa mgr inż. Mariusz Andler	KUP/0036/POOD/07	Nr rys.: <b>1B</b>	

**PROJEKT ZAGOSPODAROWANIA TERENU**

Orange Polska S.A.  
 Dostarczanie i Serwis Usług  
 Dział Ewidencji i Zarządzania Danyimi  
 o infrastrukturze Bydgoszcz  
 ul. Chodkiewicza 61, 85-667 Bydgoszcz

KANIEŚCENIE NR *24.759/TO/POD/BU/W/04/2016*  
 Istniejące urządzenia telekomunikacyjne będące w eksploatacji TP S.A.  
 Numeracja wg oznaczenia:  
 Kable doziemne .....  
 Kanalizacja teletechniczna .....  
 Linie napowietrzne .....  
 Linie ochronne *Kable siłowe Orange*  
 Powyższe stanowi informację o istniejącym uzbrojeniu telekomunikacyjnym.  
 Plińczęta nagłówekowa TP S.A. OT w Bydgoszczy  
 Data *15.10.2016* Podpis *Wojciech Wilawski* Specjalista