



LEGENDA:

- Kabel elektroenergetyczny po przełożeniu
- ✕ Kabel elektroenergetyczny do przełożenia
- Kabel elektroenergetyczny
- Proj. rury ochronne HDPE 110/6,3 na kablach elektroenergetycznych
- Proj. rury ochronne dwudzielne A110PS na kablach elektroenergetycznych
- Złącze kablowe po przestawieniu
- ✕ Złącze kablowe do przestawienia
- Złącze kablowe bez zmian

# KOLIZJA "C"

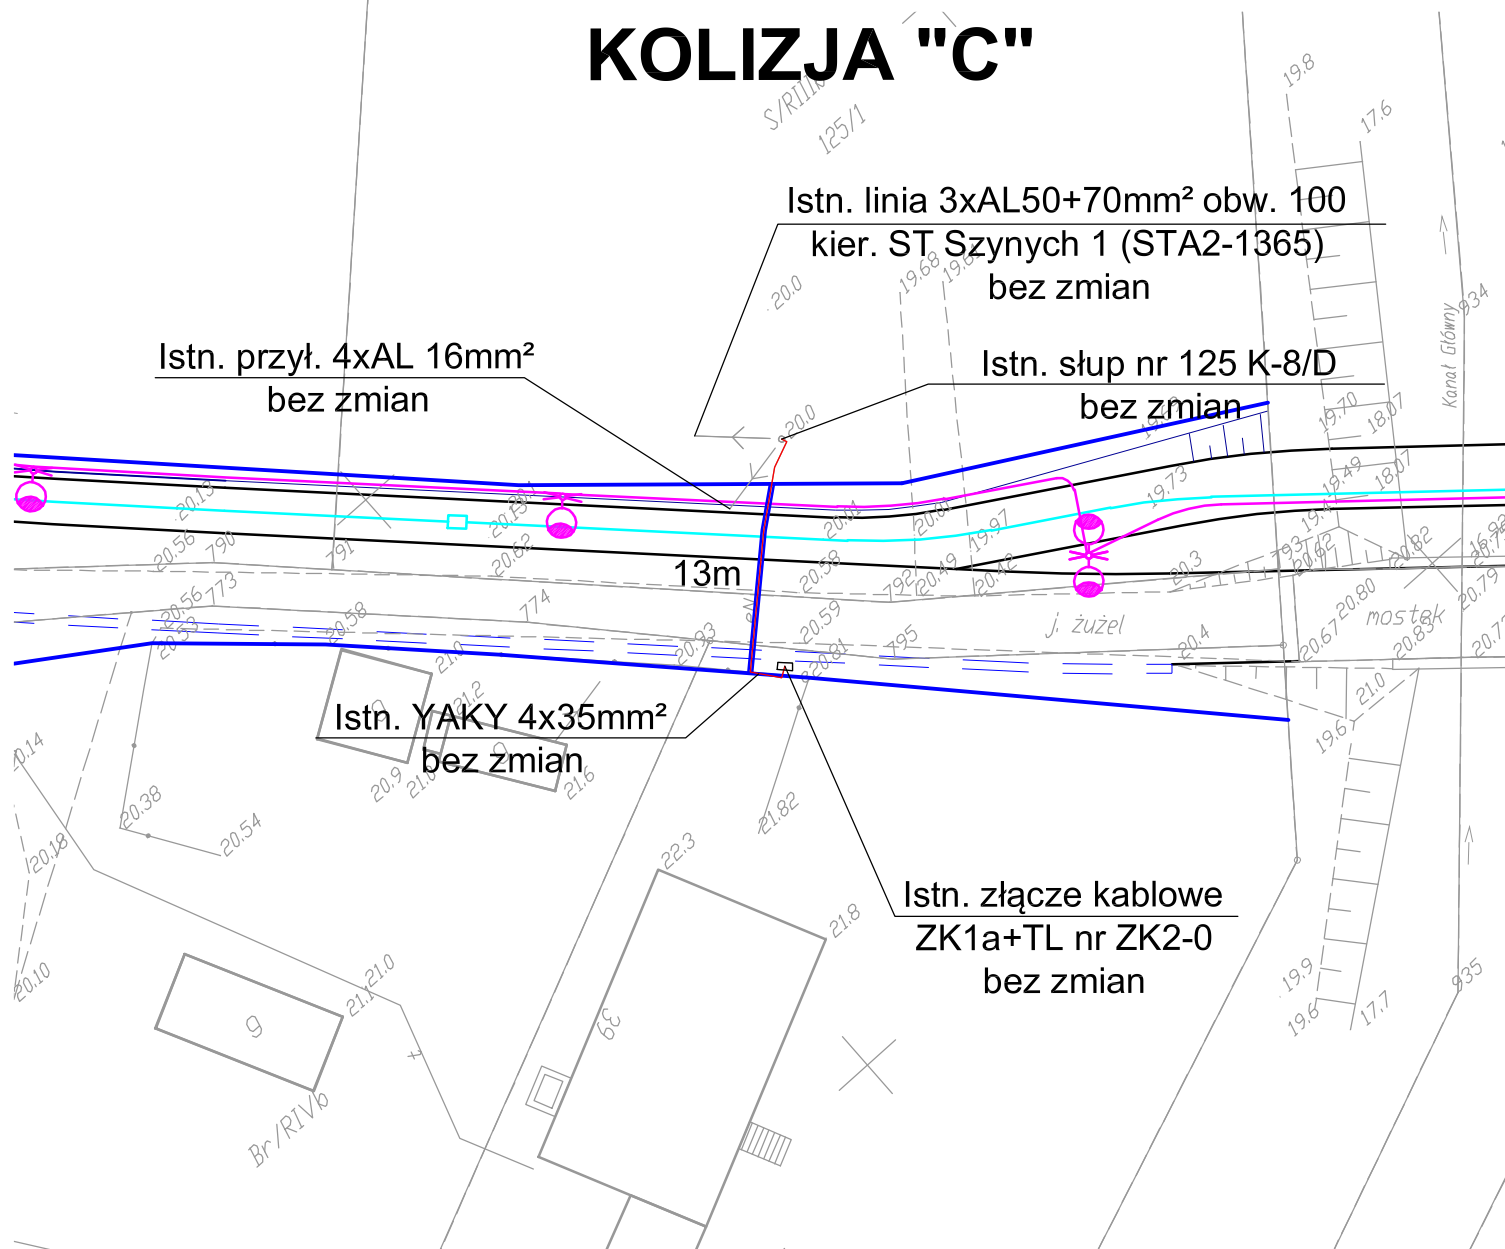

POGLĄD RYSUNKÓW

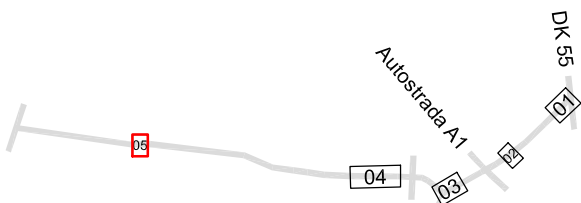

**EL-PRO**

86-300 Grudziądz  
ul. Brzozowa 30  
tel. 56 64 37 600  
e-mail: [biuro@el-pro.biz](mailto:biuro@el-pro.biz)

inż. Michał Pawłowski

NIP 876-141-34-70  
Regon 871117667  
kom. 501 040 714  
[www.el-pro.biz](http://www.el-pro.biz)

Nazwa obiektu: PRZEBUDOWA DRÓG GMINNYCH 40157C oraz 40158C OBREB RUDA  
PRZEBUDOWA KOLIZJI ELEKTROENERGETYCZNYCH ENERGA OPERATOR S.A.

Lokalizacja: RUDA, GMINA GRUDZIĄDZ

Inwestor: Gmina Grudziądz, ul. Wybickiego 38, 86-300 Grudziądz

Nazwa rysunku: Plan zagospodarowania terenu

Projektant: inż. Michał Pawłowski	Nr uprawnień: KUP/0012/POOE/04	Podpis:	Data: 2016	Branża: elektryczna
Sprawdzający: inż. Maciej Wojtakowski	Nr uprawnień: WRR-DT/7131/13/2002	Podpis:	Skala: 1:500	Nr rysunku: 05