

Mapa do celów projektowych  
skala 1:500  
Kopia z r. 2017, zas. 14.04.2017 r.  
Układ odczytania: współrz. planicznych 2000  
Woj. kujawsko-pomorskie  
Powiat grudziądzki  
Jednostka ewid. Grudziądz  
Obręb: Wądoły Szlacheckie  
dz. 142, 153, 2

Grudziądz 14.04.2017  
Ks. p. 139/2017  
IEMZ 86-300-484-2017  
Wykonawca .....

Uwaga! Na niniejszej mapie znajdują się punkty osnowy geodezyjnej podlegające ochronie.  
W obszarze aktualizacji nie sprawdzano obciążenia ugięciowych w księgach wieczystych.

proj. YAKY 4x35mm<sup>2</sup>  
+FeZn25x4(L=50m)  
proj. słup oświetleniowy  
H=8m, W=1r/1,0m/5°  
z oprawą LED 45W  
nr 01/07

LEGENDA (bania drogowa)  
— krawężnik wystający 12 cm DG  
— krawężnik zatopiony (wystający 3 cm) DG  
— obrzeże betonowe 8 x 30 cm

LEGENDA (bania sanitarna)  
— projektowana sieć kanalizacji deszczowej  
— projektowana sieć kanalizacji deszczowej  
wg uzgodnienia na naradzie koordynacyjnej  
nr GN.6630.121.2017  
— projektowana studnia kanalizacji deszczowej  
wg uzgodnienia na naradzie koordynacyjnej  
nr GN.6630.121.2017  
— projektowany wpust deszczowy


LEGENDA (budowa oświetlenia wł. Gminy Grudziądz)  
— proj. słup oświetleniowy z oprawą LED  
— proj. słup oświetleniowy z oprawą LED  
wg uzgodnienia na naradzie koordynacyjnej nr  
GN.6630.121.2017  
— proj. YAKY 4x35mm<sup>2</sup> +FeZn25x4mm  
wg uzgodnienia na naradzie koordynacyjnej nr  
GN.6630.121.2017  
— proj. szafka oświetlenia ulicznego  
— proj. rura osłonowa  
wg uzgodnienia na naradzie koordynacyjnej nr  
GN.6630.121.2017  
LEGENDA (branża telekomunikacyjna)  
— proj. rura osłonowa dwudzielna A120PS  
LEGENDA (branża elektroenergetyczna-Energia Operator S.A.)  
— proj. rura osłonowa dwudzielna A120PS  
— proj. złącze kablowo - pomiarowe P1-Rs/LZV/F  
— proj. kabel YAKY 4x70mm<sup>2</sup>

<b>"INFRASTRUKTURA"</b> PROJEKTOWANIE I NADZÓR MAREK BUKOWSKI Michała 123P 85-124 Grudziądz		Inwestor: GMINA GRUDZIĄDZ UL. WYBICKIEGO 38 86-300 Grudziądz	
ROZBUDOWA DROGI GMINNEJ NR 040502C WAŁDOWO SZLACHECKIE - BŁĘDOWO			
Funkcja	Imię i Nazwisko	Podpis	Specjalność i Numer uprawnień
Słowny Projektant	mgr inż. Marek Bukowski		ust. budowlane do projektowania bez ograniczeń w specjalności drogowej Nr ewid.: KUP/0123/POD/06
Projektant elektryka	inż. Michał Pawłowski		ust. budowlane do projektowania bez ograniczeń w specjalności instalacyjnej w zakresie sieci instalacji i urządzeń elektrycznych i elektroenergetycznych nr ewid.: KUP/0012/POD/01/14
PROJEKT ZAGOSPODAROWANIA TERENU			SKALA 1:500 rys. nr O-01
Stadium:	PROJEKT BUDOWLANY		

ŁĄCZY AKRUSZ NR O-02

ŁĄCZY AKRUSZ NR O-04



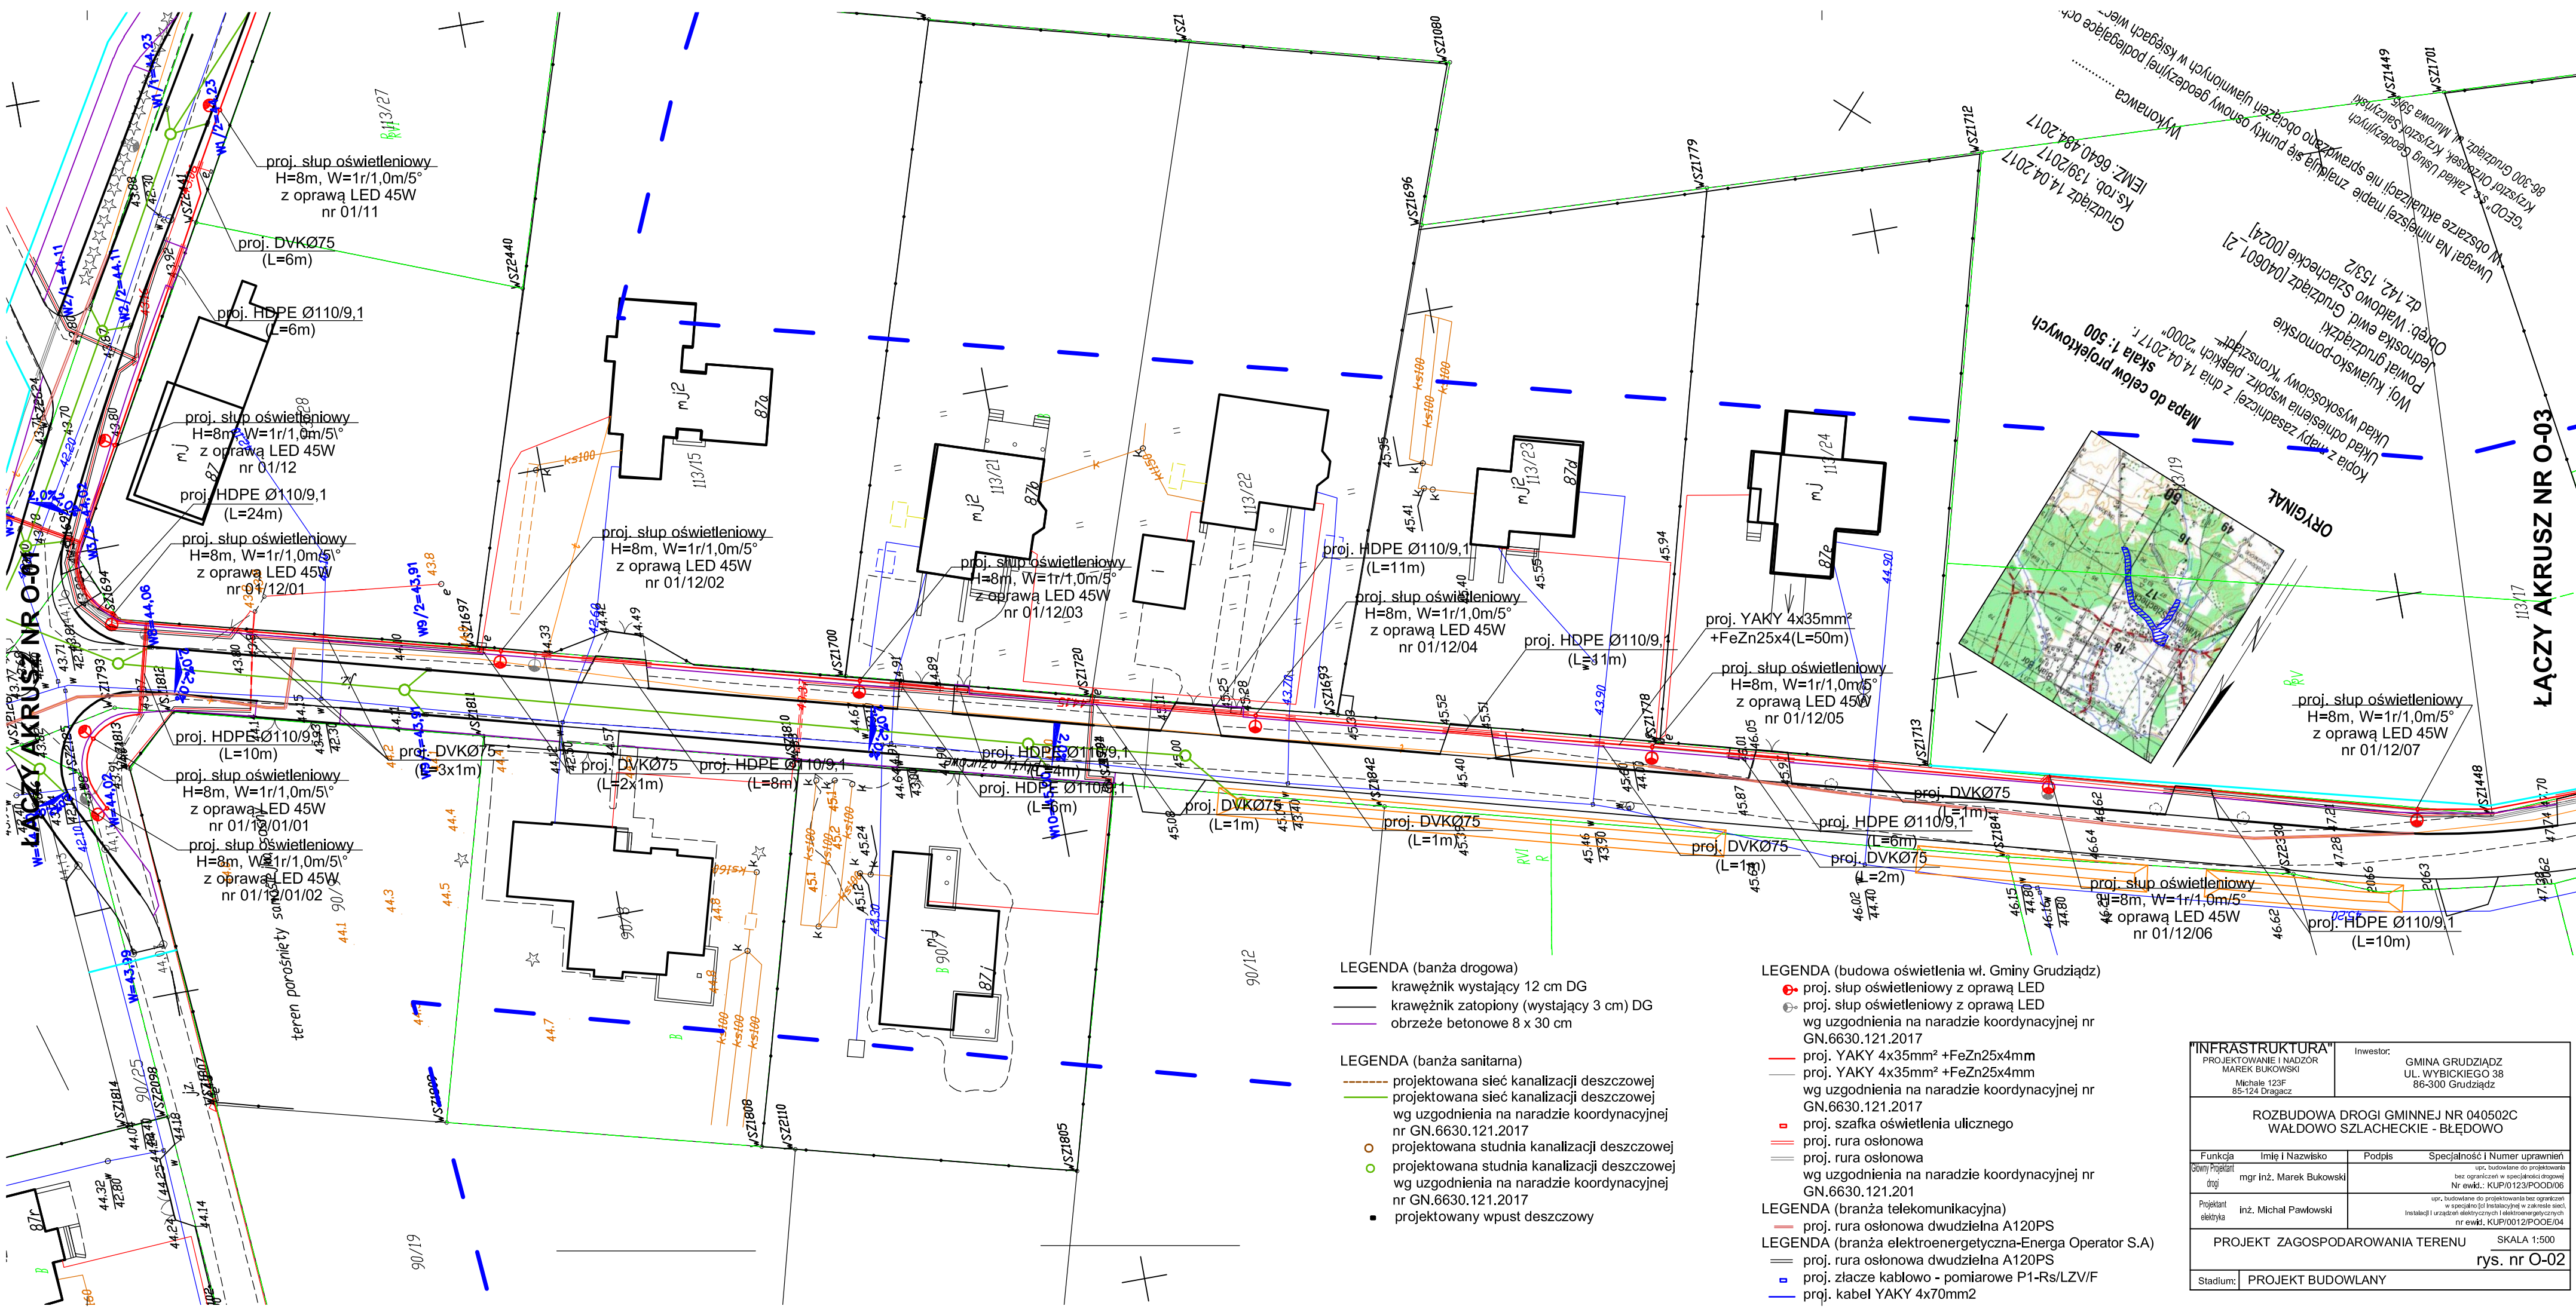

LĄCZY AKRUSZ NR O-03


ORIGINAL

Kopia z mapy zasadniczej z dnia 14.04.2017 r. Układ odniesienia współrz. Pańskich "2000" Powiat grudziądzki Woj. kujawsko-pomorskie Jednostka ewid. Grudziądz [040601-2] Obręb: Wądowo Szlacheckie [0024] dz. 142, 1532 Uwaga! Na niniejszej mapie znajdują się punkty osnowy geodezyjnej podlegające och. w obszarze aktualizacji, nie sprawdzało obciążen ujawnionych w księgach wiecz. Księgi Grudziądz, W. Mirowsa 59/6, 64113/24, 104125/4

"GEO" Sp. z o.o. s. z ograniczoną odpowiedzialnością  
Krzysztof Orzechowski, Krzysztof Salskiński  
86-300 Grudziądz, W. Mirowsa 59/6  
Wykonawca  
IEMZ, 66-404-484, 2017  
Grudziądz 14.04.2017  
Ks. rob. 139/2017

<b>"INFRASTRUKTURA"</b> PROJEKTOWANIE I NADZÓR MAREK BUKOWSKI		Inwestor: GMINA GRUDZIĄDZ UL. WYBICKIEGO 38 86-300 Grudziądz	
Michał 123F 85-124 Dragacz			
ROZBUDOWA DROGI GMINNEJ NR 040502C WAŁDOWO SZLACHECKIE - BŁĘDOWO			
Funkcja	Imię i Nazwisko	Podpis	Specjalność i Numer upraw
Główny Projektant drogi	mgr inż. Marek Bukowski		upr. budowlane do projektowania bez ograniczeń w specjalności drogowej Nr ewid.: KUP/0123/POOD/06
Projektant elektryka	inż. Michał Pawłowski		upr. budowlane do projektowania bez ograniczeń w specjalności (z instalacyjnej w zakresie sieci, instalacji i urządzeń elektrycznych i elektroenergetycznych nr ewid. KUP/0012/POOE/04
PROJEKT ZAGOSPODAROWANIA TERENU			SKALA 1:500
			rys. nr O-02
Stadium:	PROJEKT BUDOWLANY		



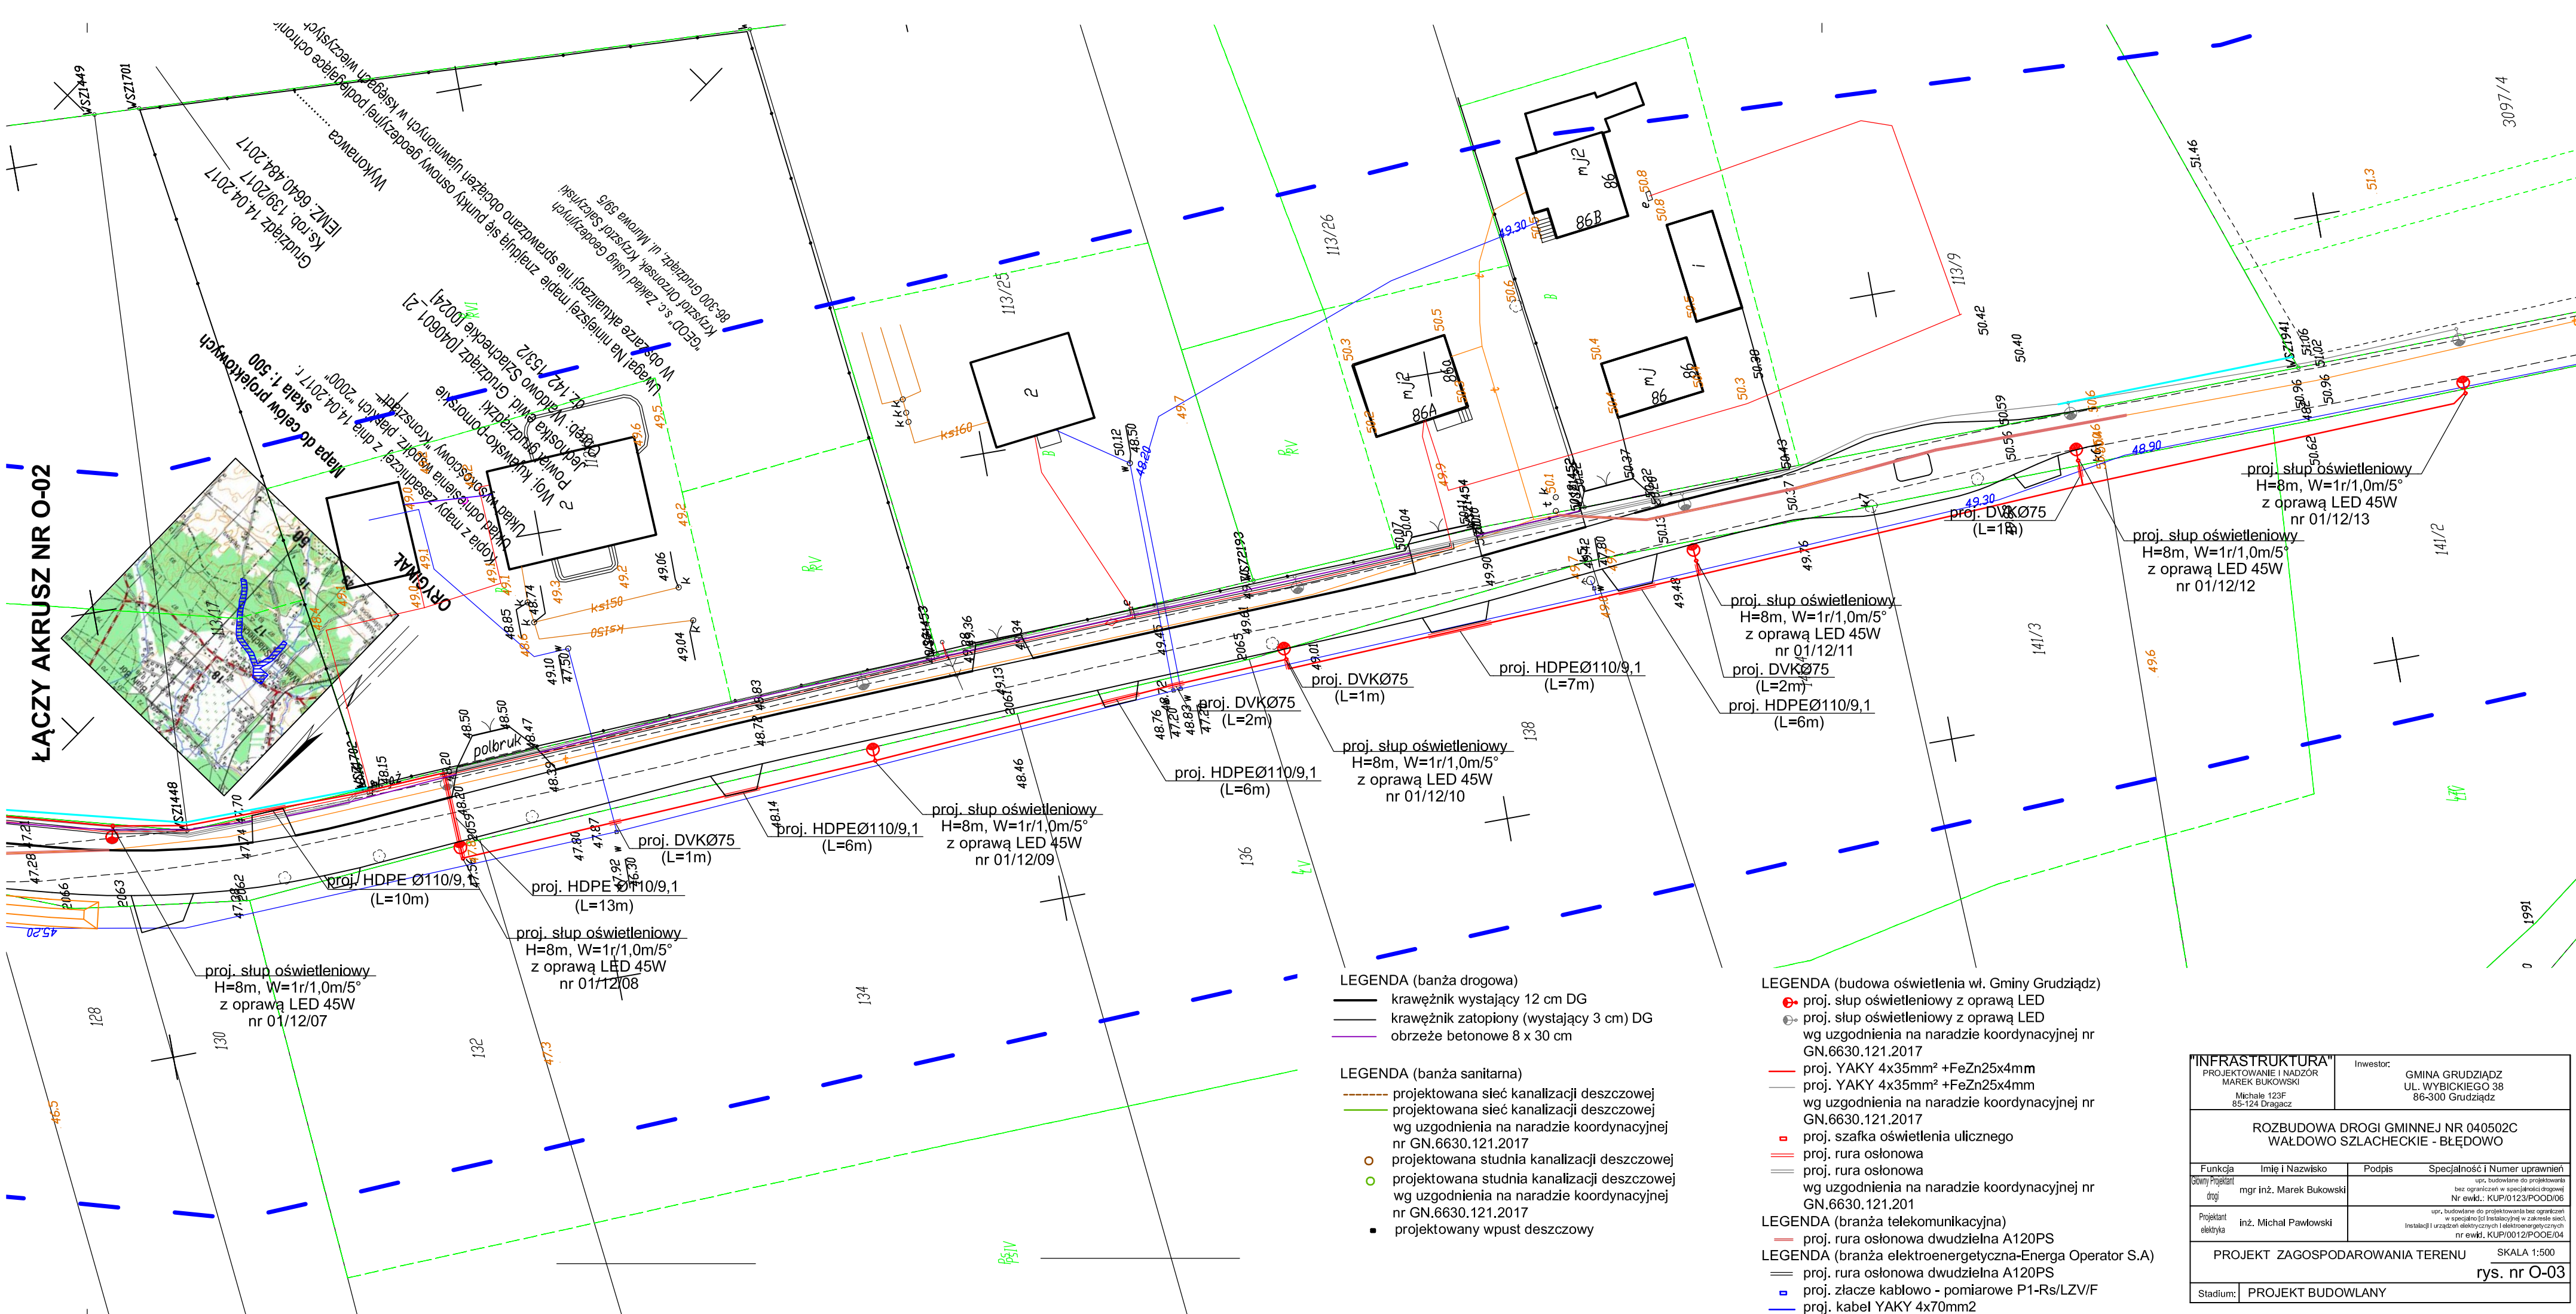



ŁĄCZY AKRUSZ NR O-02

- LEGENDA (banża drogowa)
- krawężnik wystający 12 cm DG
  - krawężnik zatopiony (wystający 3 cm) DG
  - obrzeże betonowe 8 x 30 cm

- LEGENDA (banża sanitarna)
- projektowana sieć kanalizacji deszczowej
  - projektowana sieć kanalizacji deszczowej wg uzgodnienia na naradzie koordynacyjnej nr GN.6630.121.2017
  - o projektowana studnia kanalizacji deszczowej
  - o projektowana studnia kanalizacji deszczowej wg uzgodnienia na naradzie koordynacyjnej nr GN.6630.121.2017
  - projektowany wpust deszczowy

- LEGENDA (budowa oświetlenia wł. Gminy Grudziądz)
- proj. słup oświetleniowy z oprawą LED
  - proj. słup oświetleniowy z oprawą LED wg uzgodnienia na naradzie koordynacyjnej nr GN.6630.121.2017
  - proj. YAKY 4x35mm<sup>2</sup> +FeZn25x4mm
  - proj. YAKY 4x35mm<sup>2</sup> +FeZn25x4mm wg uzgodnienia na naradzie koordynacyjnej nr GN.6630.121.2017
  - proj. szafka oświetlenia ulicznego
  - proj. rura osłonowa
  - proj. rura osłonowa wg uzgodnienia na naradzie koordynacyjnej nr GN.6630.121.201

- LEGENDA (branża telekomunikacyjna)
- proj. rura osłonowa dwudzielna A120PS
- LEGENDA (branża elektroenergetyczna-Energa Operator S.A.)
- proj. rura osłonowa dwudzielna A120PS
  - proj. złącze kablowo - pomiarowe P1-Rs/LZV/F
  - proj. kabel YAKY 4x70mm<sup>2</sup>

"INFRASTRUKTURA" PROJEKTOWANIE I NADZÓR MAREK BUKOWSKI Michała 123F 85-124 Dragacz		Inwestor: GMINA GRUDZIĄDZ UL. WYBICKIEGO 38 86-300 Grudziądz	
ROZBUDOWA DROGI GMINNEJ NR 040502C WAŁDOWO SZLACHECKIE - BŁĘDOWO			
Funkcja	Imię i Nazwisko	Podpis	Specjalność i Numer uprawnień
Słowny Projektant drogi	mgr inż. Marek Bukowski		upr. budowlane do projektowania bez ograniczeń w specjalności drogowej Nr ewid.: KUP/0123/POOD/06
Projektant elektryka	inż. Michał Pawłowski		upr. budowlane do projektowania bez ograniczeń w specjalności instalacyjnej w zakresie sieci, instalacji i urządzeń elektrycznych i elektroenergetycznych nr ewid. KUP/0012/POOE/04
PROJEKT ZAGOSPODAROWANIA TERENU			SKALA 1:500
			rys. nr O-03
Stadium:	PROJEKT BUDOWLANY		



**ŁĄCZY AKRUSZ NR 0-01**

**Mapa do celów projektowych**  
Skala 1:500  
Kopia z mapy zasadniczej z dnia 14.04.2017 r.  
Układ odniesienia współrz. płaskich "2000".  
Układ wysokościowy "Kronsztadt".

Woj. kujawsko-pomorskie  
Powiat grudziądzki  
Jednostka bud. Grudziądz [040601\_2]  
Obręb: Wądołowo Szlacheckie [0024]  
dz. 142, 153/2

Grudziądz 14.04.2017  
Ks.rob. 139/2017  
IEMZ: 6640.484.2017

Wykonawca .....

Uwaga! Na niniejszej mapie znajdują się punkty osnowy geodezyjnej podlegające ochronie. W obszarze aktualizacji nie sprawdzano obciążeń uciążliwych w księgach wieczystych.

"GEOD" s.c. Zakład Usług Geodezyjnych  
Krzysztof Orzechowski, Krzysztof Salczyński  
86-300 Grudziądz, ul. Murowa 59/5

**LEGENDA (bania drogowa)**

- krawężnik wystający 12 cm DG
- krawężnik zatopiony (wystający 3 cm) DG
- obrzeże betonowe 8 x 30 cm

**LEGENDA (bania sanitarna)**

- projektowana sieć kanalizacji deszczowej
- projektowana sieć kanalizacji deszczowej wg uzgodnienia na naradzie koordynacyjnej nr GN.6630.121.2017
- o projektowana studnia kanalizacji deszczowej
- o projektowana studnia kanalizacji deszczowej wg uzgodnienia na naradzie koordynacyjnej nr GN.6630.121.2017
- projektowany wpust deszczowy

**LEGENDA (budowa oświetlenia wł. Gminy Grudziądz)**

- proj. słup oświetleniowy z oprawą LED
- proj. słup oświetleniowy z oprawą LED wg uzgodnienia na naradzie koordynacyjnej nr GN.6630.121.2017
- proj. YAKY 4x35mm<sup>2</sup> +FeZn25x4mm
- proj. YAKY 4x35mm<sup>2</sup> +FeZn25x4mm wg uzgodnienia na naradzie koordynacyjnej nr GN.6630.121.2017
- proj. szafka oświetlenia ulicznego
- proj. rura osłonowa
- proj. rura osłonowa wg uzgodnienia na naradzie koordynacyjnej nr GN.6630.121.201

**LEGENDA (branża telekomunikacyjna)**

- proj. rura osłonowa dwudzielna A120PS

**LEGENDA (branża elektroenergetyczna-Energa Operator S.A)**

- proj. rura osłonowa dwudzielna A120PS
- proj. złącze kablowo - pomiarowe P1-Rs/LZV/F
- proj. kabel YAKY 4x70mm<sup>2</sup>

**PROJEKT ZAGOSPODAROWANIA TERENU**  
rys. nr 0-04

**ŁĄCZY AKRUSZ NR 0-01**

**LEGENDA (bania drogowa)**

- krawężnik wystający 12 cm DG
- krawężnik zatopiony (wystający 3 cm) DG
- obrzeże betonowe 8 x 30 cm

**LEGENDA (bania sanitarna)**

- projektowana sieć kanalizacji deszczowej
- projektowana sieć kanalizacji deszczowej wg uzgodnienia na naradzie koordynacyjnej nr GN.6630.121.2017
- o projektowana studnia kanalizacji deszczowej
- o projektowana studnia kanalizacji deszczowej wg uzgodnienia na naradzie koordynacyjnej nr GN.6630.121.2017
- projektowany wpust deszczowy

**LEGENDA (budowa oświetlenia wł. Gminy Grudziądz)**

- proj. słup oświetleniowy z oprawą LED
- proj. słup oświetleniowy z oprawą LED wg uzgodnienia na naradzie koordynacyjnej nr GN.6630.121.2017
- proj. YAKY 4x35mm<sup>2</sup> + FeZn25x4mm
- proj. YAKY 4x35mm<sup>2</sup> + FeZn25x4mm wg uzgodnienia na naradzie koordynacyjnej nr GN.6630.121.2017
- proj. szafka oświetlenia ulicznego
- proj. rura osłonowa
- proj. rura osłonowa wg uzgodnienia na naradzie koordynacyjnej nr GN.6630.121.201

**LEGENDA (branża telekomunikacyjna)**

- proj. rura osłonowa dwudzielna A120PS

**LEGENDA (branża elektroenergetyczna-Energa Operator S.A)**

- proj. rura osłonowa dwudzielna A120PS
- proj. złącze kablowe - pomiarowe P1-Rs/LZV/F
- proj. kabel YAKY 4x70mm<sup>2</sup>

**Mapa do celów projektowych**  
Skala 1:500  
Kopia z mapy zasadniczej z dnia 14.04.2017 r.  
Układ odniesienia współrz. płaskich "2000".  
Układ wysokościowy "Kronsztadt".  
Woj. kujawsko-pomorskie  
Powiat grudziądzki  
Jednostka bud. Grudziądz [040601\_2]  
Obręb: Wądołowo Szlacheckie [0024]  
dz. 142, 153/2

**Grudziądz 14.04.2017**  
Ks.rob. 139/2017  
IEMZ: 6640.484.2017

**Wykonawca** .....

**Uwaga!** Na niniejszej mapie znajdują się punkty osnowy geodezyjnej podlegające ochronie. W obszarze aktualizacji nie sprawdzano obciążeń uciążliwych w księgach wieczystych.

**"GEOD" s.c. Zakład Usług Geodezyjnych**  
Krzysztof Orzechowski, Krzysztof Salczyński  
86-300 Grudziądz, ul. Murowa 59/5

**INFRRASTRUKTURA**  
PROJEKTOWANIE I NADZÓR  
MAREK BUKOWSKI  
Michała 123F  
86-124 Drążgocin

**Investor:** GMINA GRUDZIĄDZ  
UL. WYBICKIEGO 38  
86-300 Grudziądz

**ROZBUDOWA DROGI GMINNEJ NR 040502C  
WAŁDOWO SZLACHECKIE - BŁĘDOWO**

**Projekcja** Imię i Nazwisko: mgr inż. Marek Bukowski  
**Podpis** .....


**Specjalność i Numer uprawnień** inż. budowlane do projektowania i nadzoru w specjalności drogowej  
Nr ewd.: KUP/0123/POD/006

**Projektant** inż. Michał Pawłowski  
**Instalacja i Urządzenia elektryczne** inż. Michał Pawłowski  
Nr ewd.: KUP/0012/POD/004

**PROJEKT ZAGOSPODAROWANIA TERENU** SKALA 1:500  
**rys. nr 0-04**


**Stadium:** PROJEKT BUDOWLANY



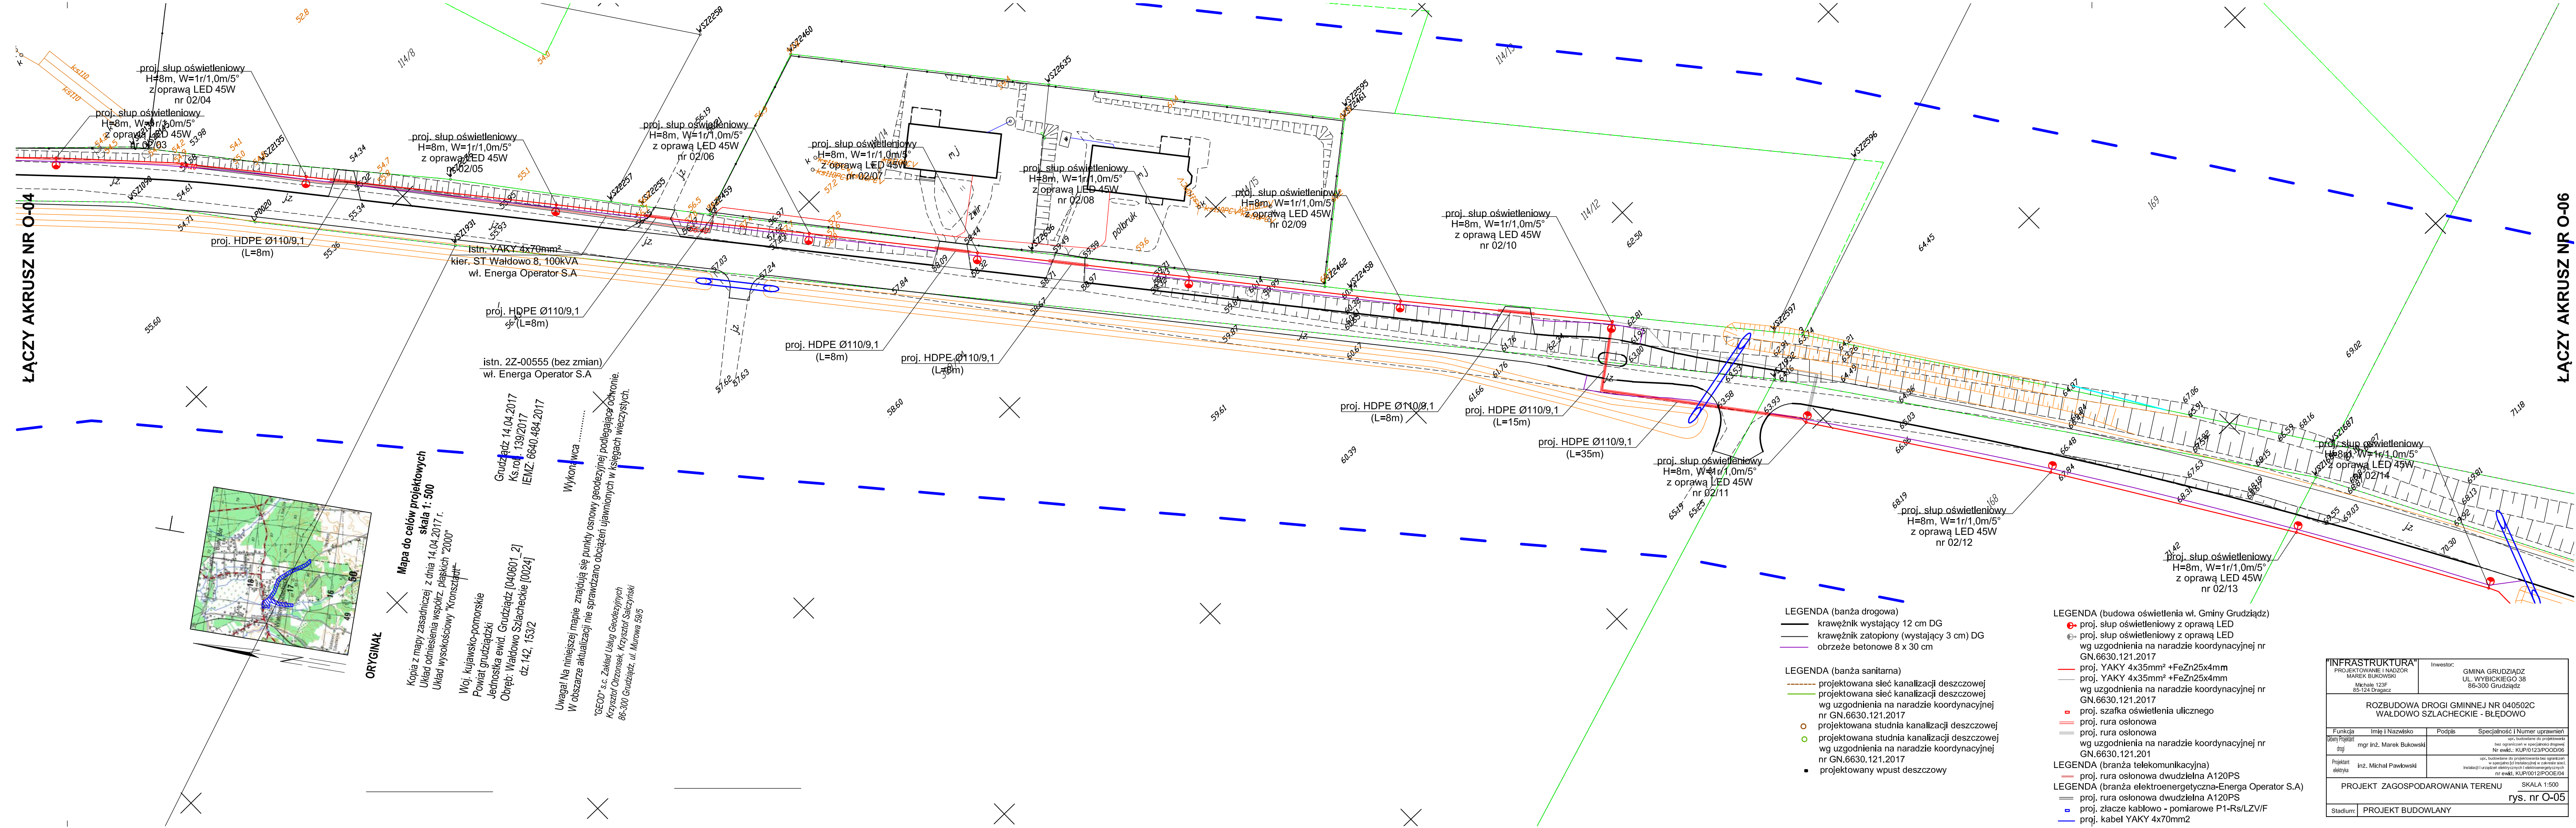



ŁĄCZYŃNIK NR 2.5

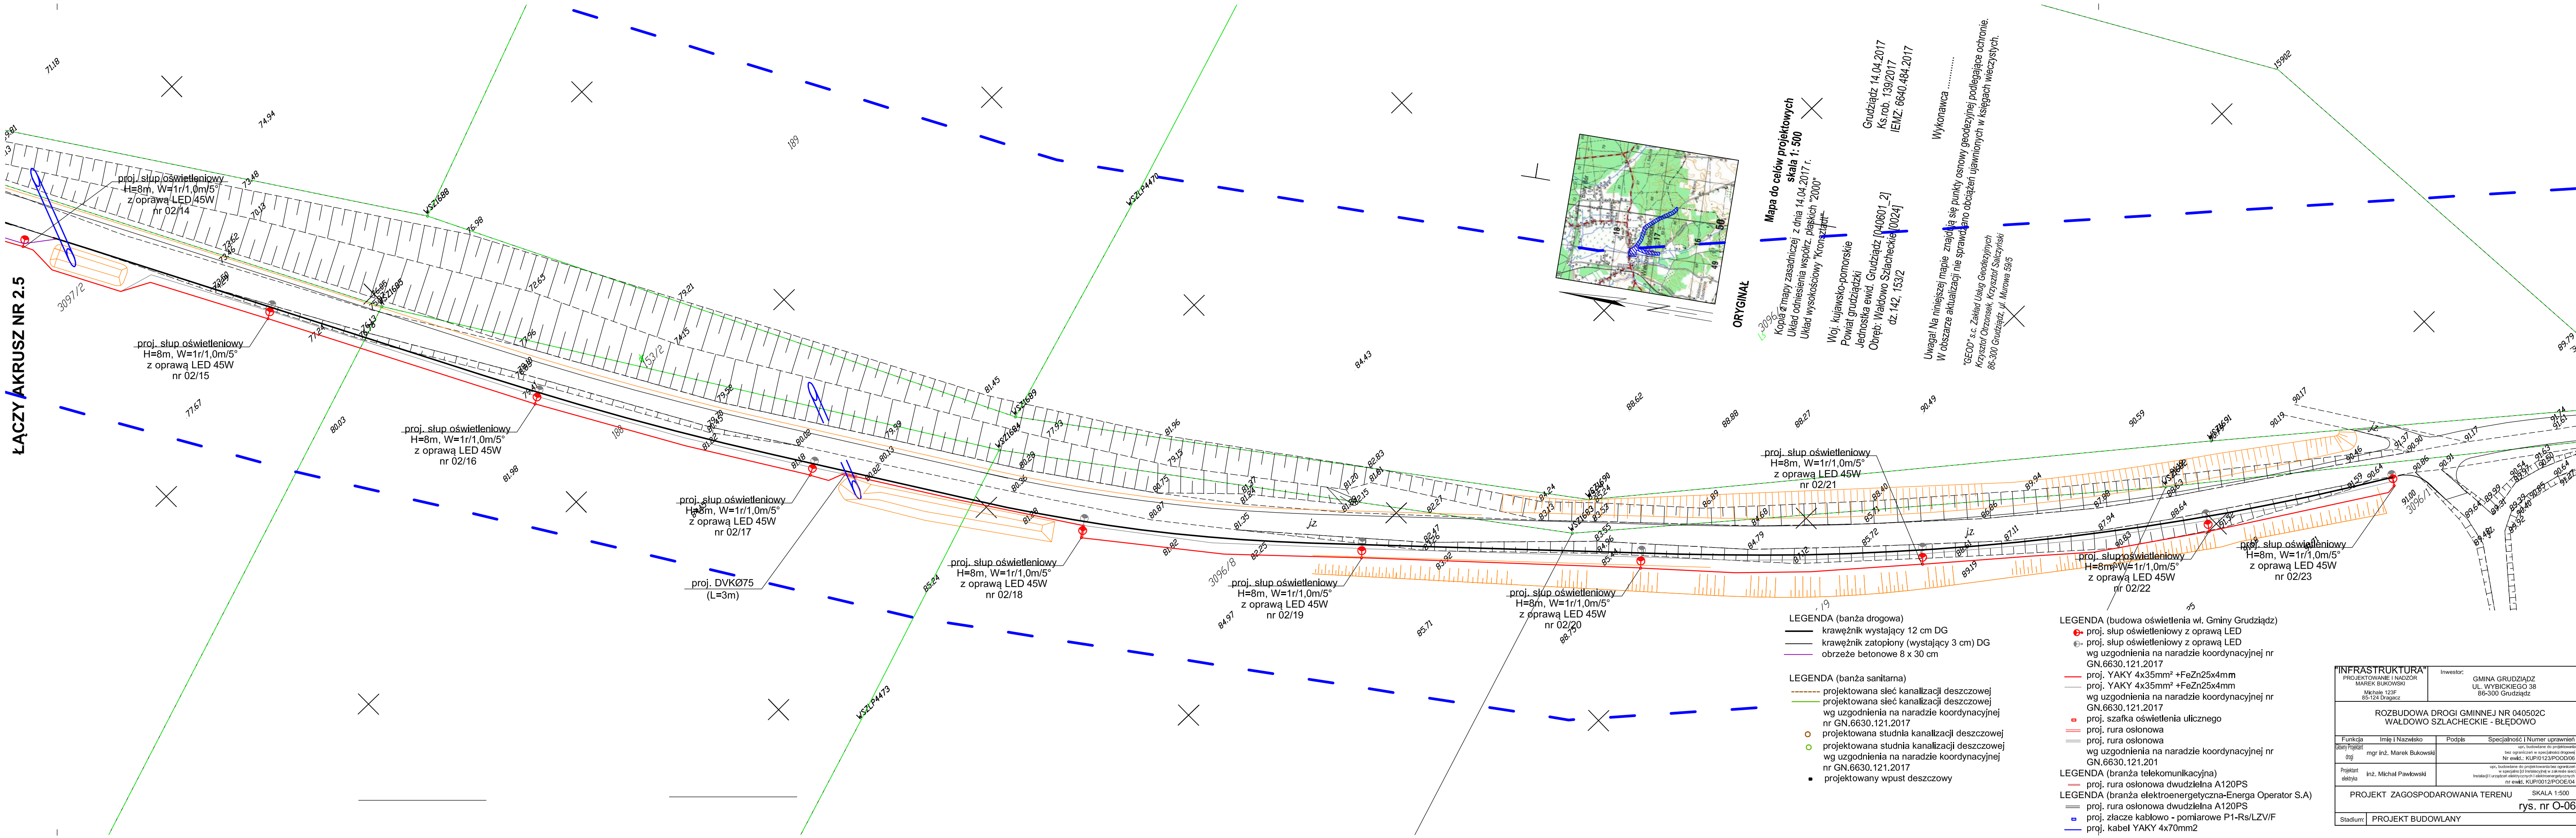

"INFRASTRUKTURA"		Inwestor:	
PROJEKTOWANIE I NADZÓR MAREK BUKOWSKI Michale 123F 85-124 Grudagcz		GMINA GRUDZIĄDZ UL. WYBICKIEGO 38 86-300 Grudziądz	
ROZBUDOWA DROGI GMINNEJ NR 040502C WAŁDOWO SZLACHECKIE - BŁĘDOWO			
Funkcja	Imię i Nazwisko	Podpis	Specjalność i Numer uprawnień
Stwierdzenie mgr inż.	mgr inż. Marek Bukowski		ust. budowlane do projektowania i nadzoru w specjalności drogowej Nr ewid.: KUP/0123/POD/06
Projektant inż.	Michał Pawłowski		ust. budowlane do projektowania i nadzoru w specjalności elektroenergetycznej w zakresie instalacji i urządzeń elektrycznych i elektroenergetycznych Nr ewid.: KUP/00121/POD/06
PROJEKT ZAGOSPODAROWANIA TERENU			SKALA 1:500
			rys. nr O-06
Stadium: PROJEKT BUDOWLANY			